

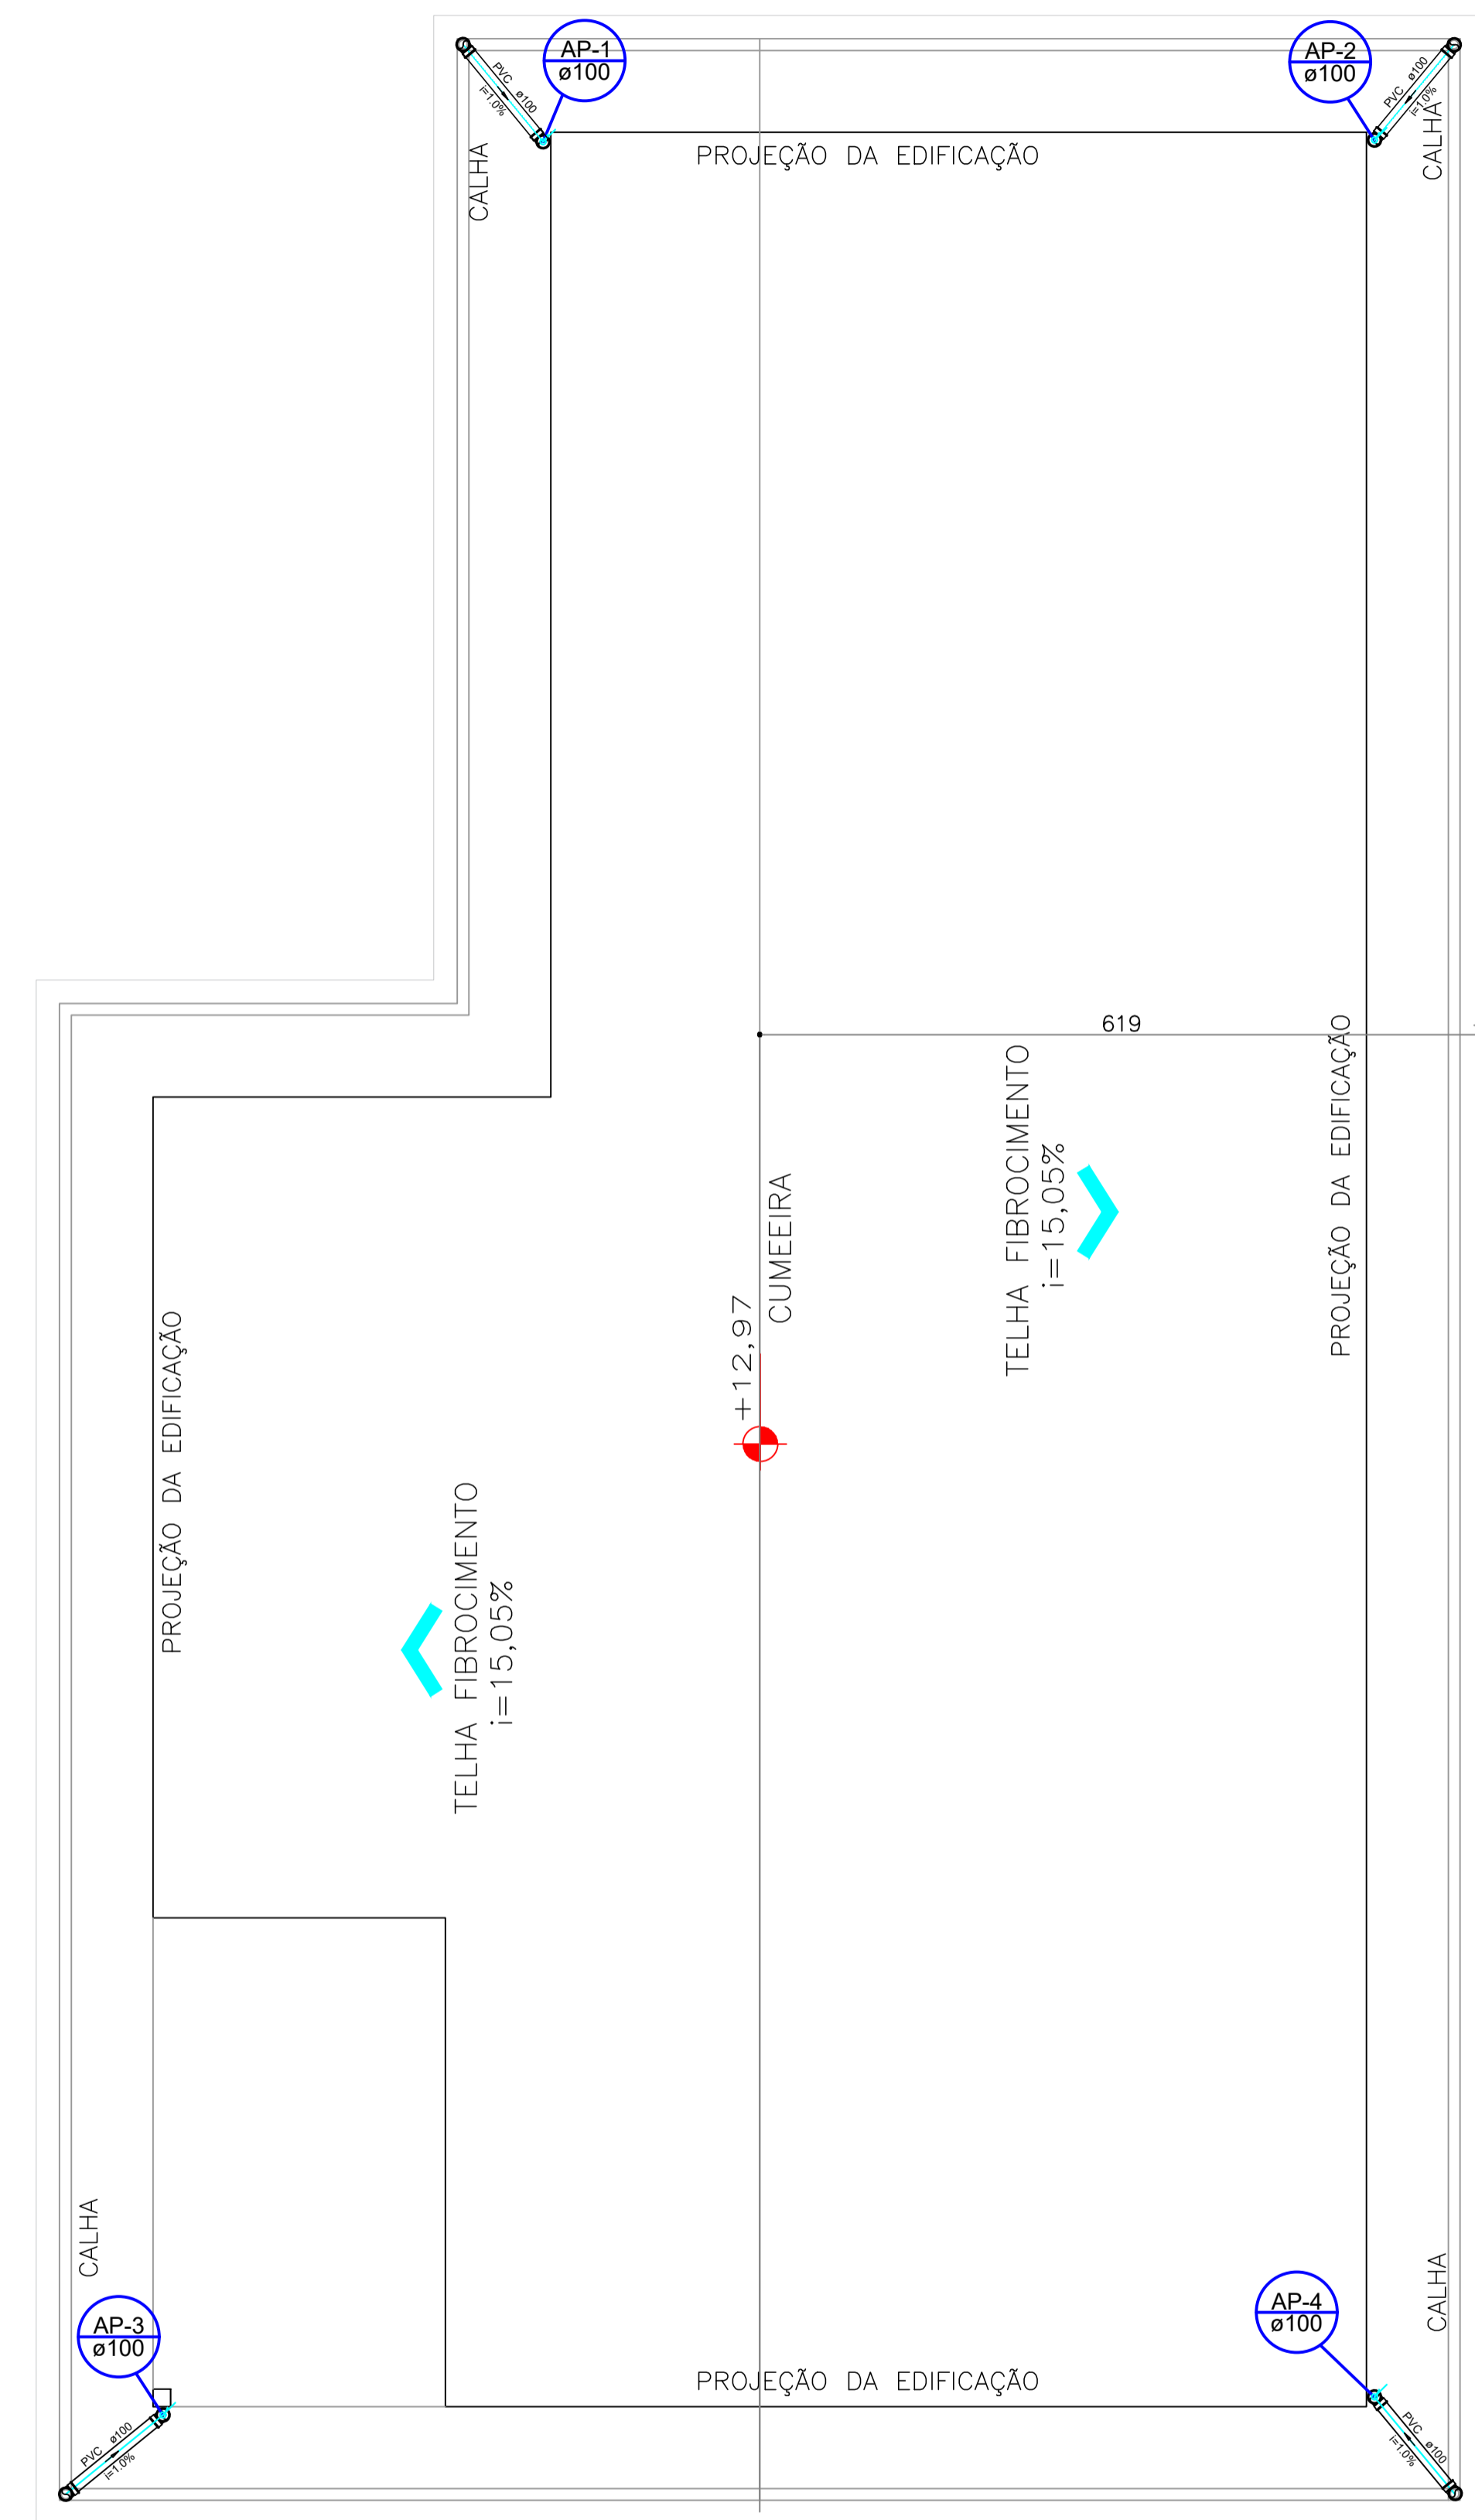
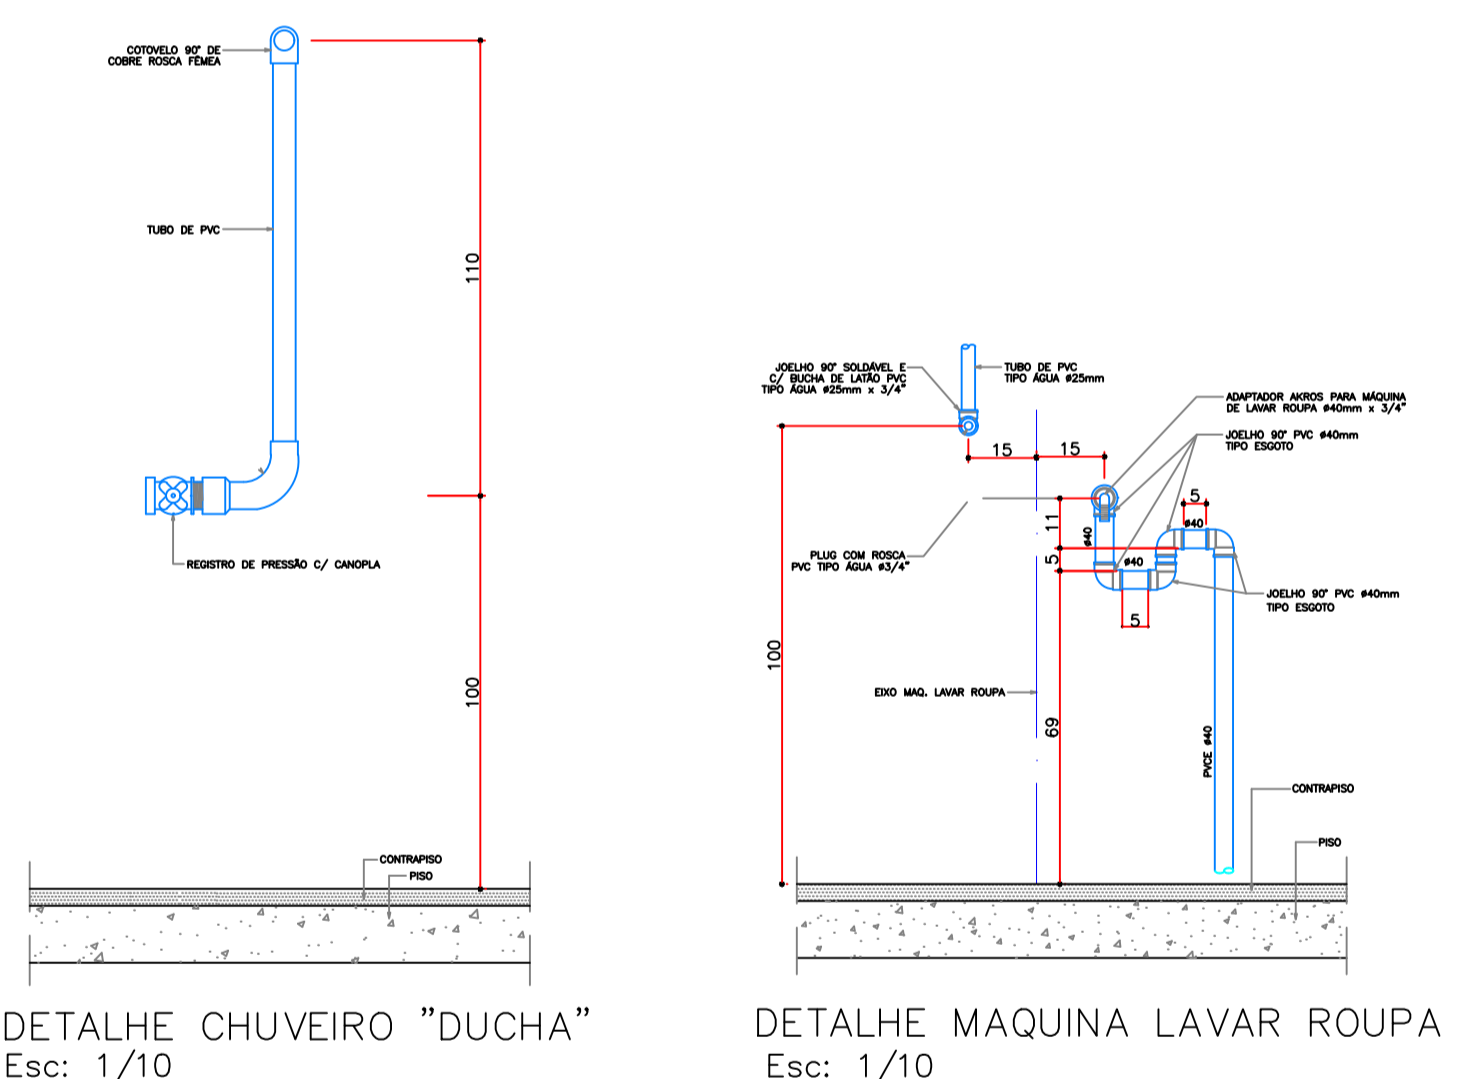


PLANTA BAIXA CASA 10 - ESGOTO
 ÁREA TOTAL COMPUTÁVEL: 173,74m²
 ESCALA 1:50

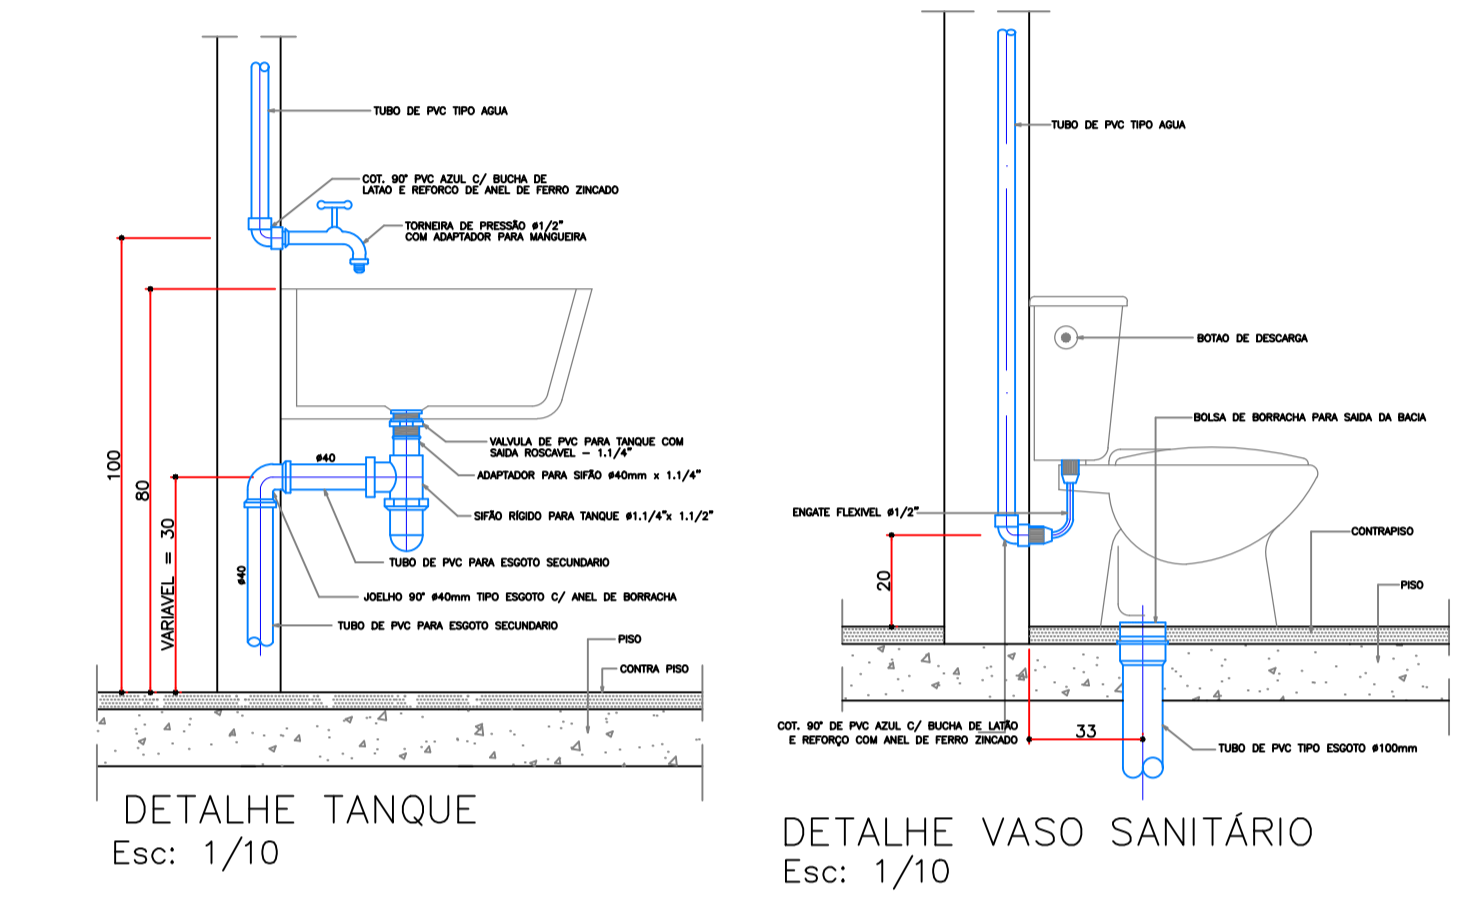

PLANTA DE COBERTURA
 ESCALA 1:50

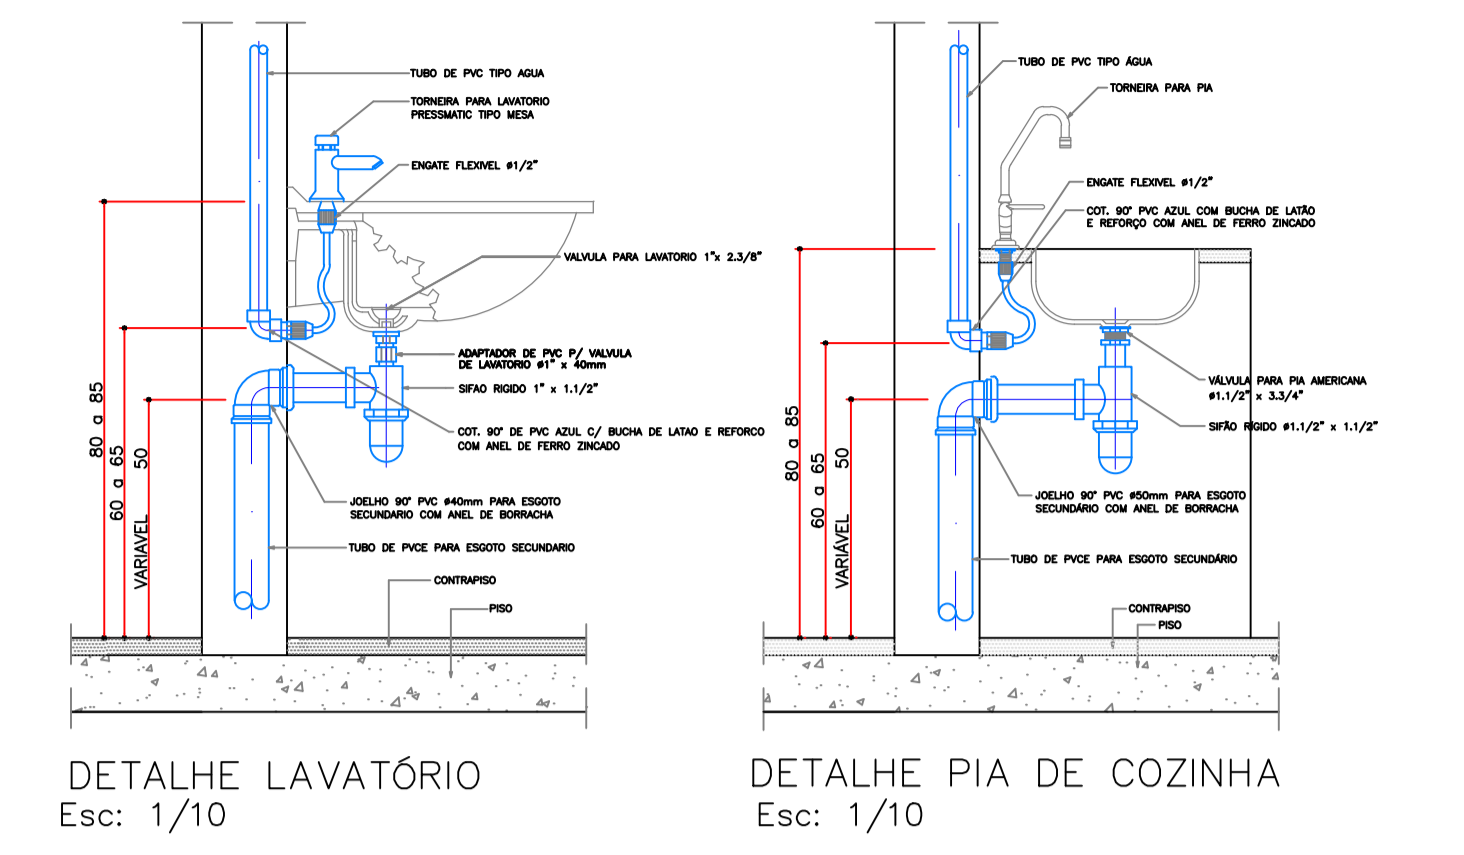

	Descrição	PROJETO HIDROSSANITÁRIO CASAS LARES 10 E 11		
	Referência	PLANTA BAIXA TÉRREO CASA 10 - ESGOTO DETALHES DE INSTALAÇÃO		
CREA/PR: PR-28.068/D ENG.º CIVIL GERSON HENRY LENART Autor do Projeto / Responsável Técnico		Assinatura		
CNPJ: 76.610.690/0001-62 PEQUENO COTOLENGO DO PARANÁ PE. RENALDO AMAURI LOPES Proprietário		Assinatura		
INDICADA	JUN/2023	-	05/06	
Escala	Data	Revisão	Prancha	